



OFICINAS



PLANTA SÓTANO

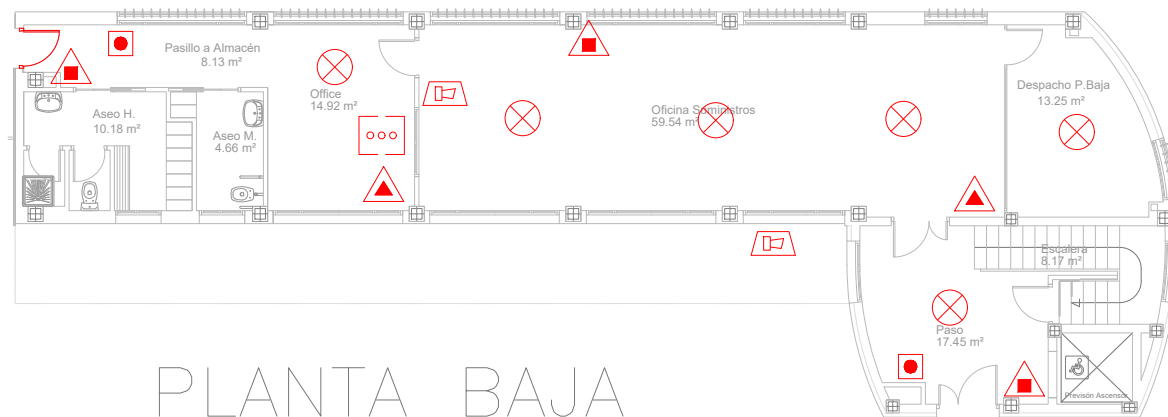


PLANTA BAJA

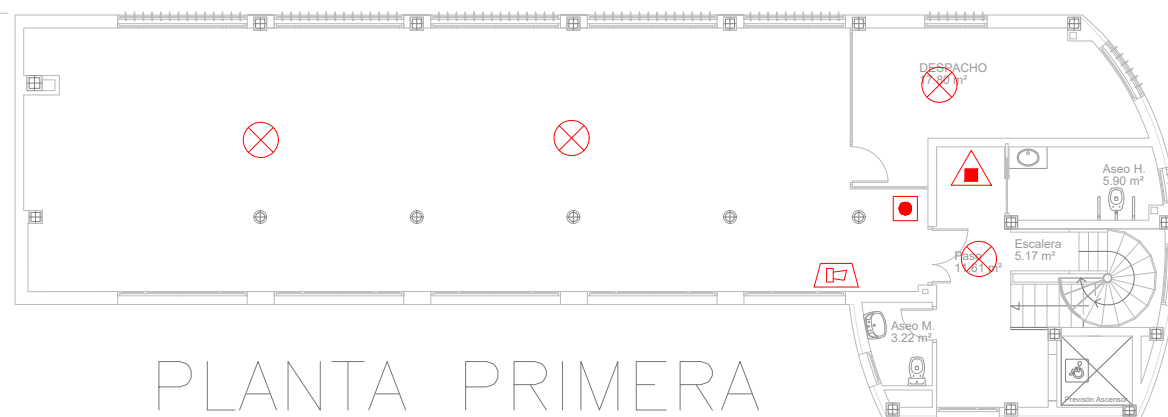

PLANTA PRIMERA

SINDICATOS

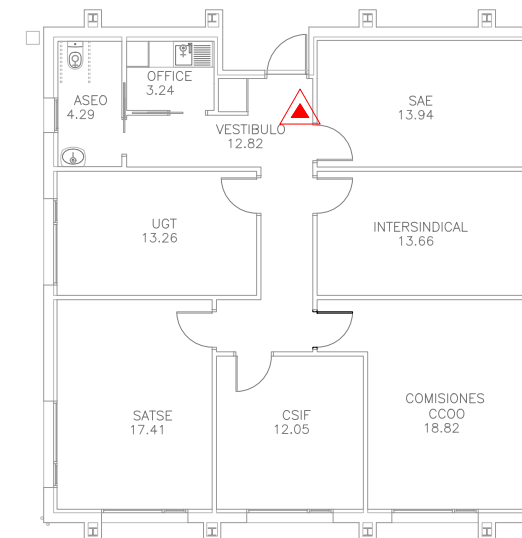

PLANTA BAJA

MEDIOS TÉCNICOS DE PROTECCIÓN

	EXTINTOR DE POLVO ABC		AVISADOR DE ALARMA POR SIRENA
	EXTINTOR DE CO2		PULSADOR MANUAL DE ALARMA
	BOCA DE INCENDIOS EQUIPADA		COLUMNA SECA
	DETECTOR ÓPTICO DE HUMOS		CENTRAL DE ALARMA



PLAN DE AUTOPROTECCIÓN

HOSPITAL GENERAL UNIVERSITARIO DE ELDA "VIRGEN DE LA SALUD"



FECHA:
SEPTIEMBRE 2022

DOCUMENTO:
EXP: CM 56_2022

EMPLAZAMIENTO:
CARRETERA DE SAX, S/N

ZONA:
03600 ELDA (ALICANTE)

PLANO:
MEDIOS DE PROTECCIÓN (OFIC. & SINDIC.)

PLANO nº:
17

PLANTA:
PS-P1

ESCALA:
1/175