




OFICINAS

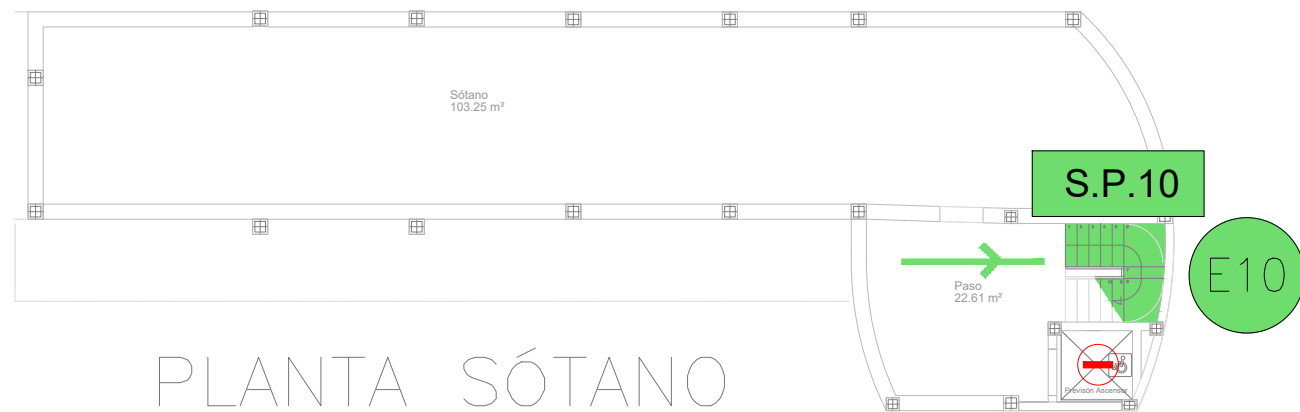

PLANTA SÓTANO

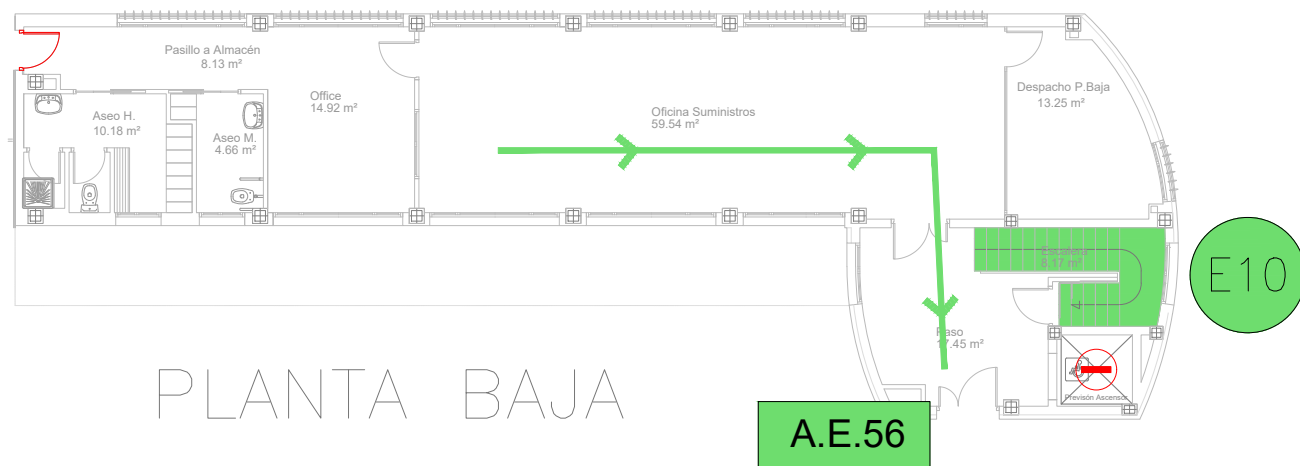


PLANTA BAJA

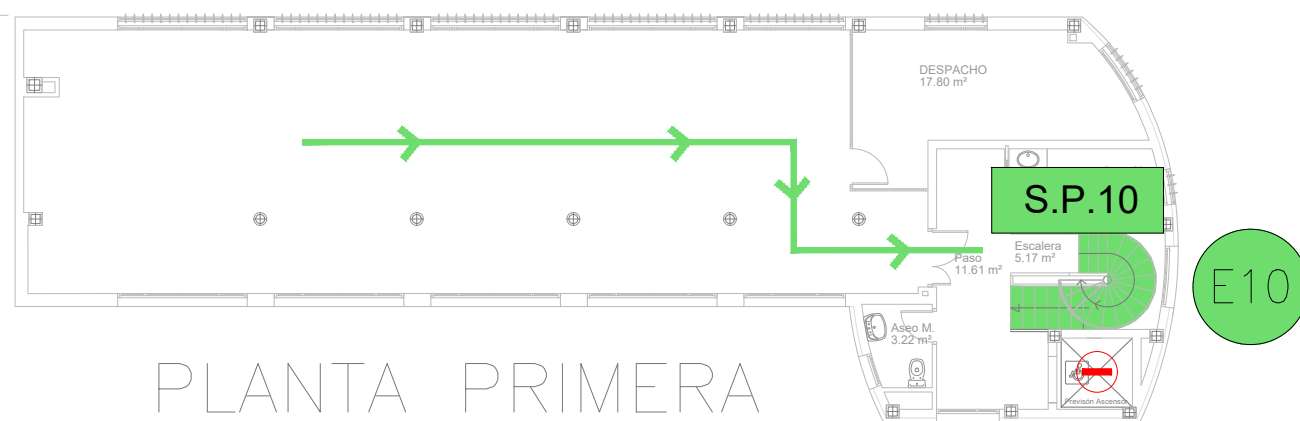

PLANTA PRIMERA

SINDICATOS

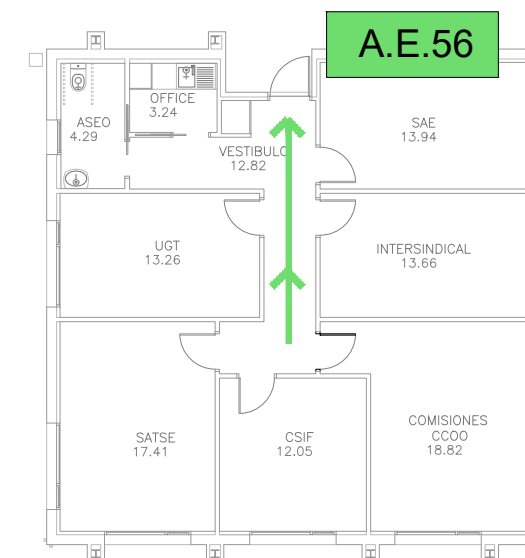

PLANTA BAJA

EVACUACIÓN			
	RECORRIDO EVACUACIÓN PRINCIPAL		Nº DE SALIDA DE PLANTA
	SENTIDO DE EVACUACIÓN		Nº ESCALERA EVACUACIÓN
	Nº DE ACCESO/SALIDA DEL EDIFICIO		
	NO USAR EN CASO DE INCENDIO		

	PLAN DE AUTOPROTECCIÓN HOSPITAL GENERAL UNIVERSITARIO DE ELDA "VIRGEN DE LA SALUD"		
	FECHA: SEPTIEMBRE 2022	EMPLAZAMIENTO: CARRETERA DE SAX, S/N	
DOCUMENTO: EXP: CM 56_2022	ZONA: 03600 ELDA (ALICANTE)	PLANTA: PS-P1	ESCALA: 1/175